


REKONSTRUKCE OBLOUKŮ MĚSTSKÉHO STADIONU V OSTRAVĚ - VÍTKOVICÍCH

LEGENDA STÁVAJÍCÍCH INŽENÝRSKÝCH SÍTÍ: sítě zakreslené dle podkladů jednotlivých správců

- Vodovodní potrubí užitkové vody
- Vodovodní potrubí pitné vody
- Kanalizační stoka
- Kanalizace dešťová
- Plynovodní potrubí nízkotlaké
- Plynovodní potrubí středotlaké
- Silové vedení nízkého napětí - NN
- Silového vedení vysokého napětí - VN
- Sdělovací vedení spojové
- Sdělovací vedení dálkové
- Paprsek RR spojí
- Kabelový, kabelový kanál, podzemní (chránička)
- EI, silové vedení pro veřejné osvětlení VO
- Rozvod páry
- Rozvod vody
- Kably DPO
- Zjištěné netukční sítě

LEGENDA:

- STÁVAJÍCÍ OBJEKTY
- NOVĚ NAVRHOVANÉ OBJEKTY
- ZASTŘEŠENÍ
- ZÁMKOVÁ DLAŽBA (MOŽNOST POJÍždĚNÍ)
- KOMUNIKACE ŽIVIČNÁ TL.540mm
- ZÁMKOVÁ DLAŽBA - UVEDENÍ DO PŮVODNÍHO STAVU
- KOMUNIKACE ŽIVIČNÁ - UVEDENÍ DO PŮVODNÍHO STAVU
- BEZBARIÉROVÉ ÚPRAVY
- ZATRVNĚNÍ
- PLOCHA OCHRANNÝCH ZÁTĚŽOVÝCH DESEK 1195m²
- ZAKRYTÍ UMĚLÝCH POVRCHŮ PLOCHTOU 9170m²

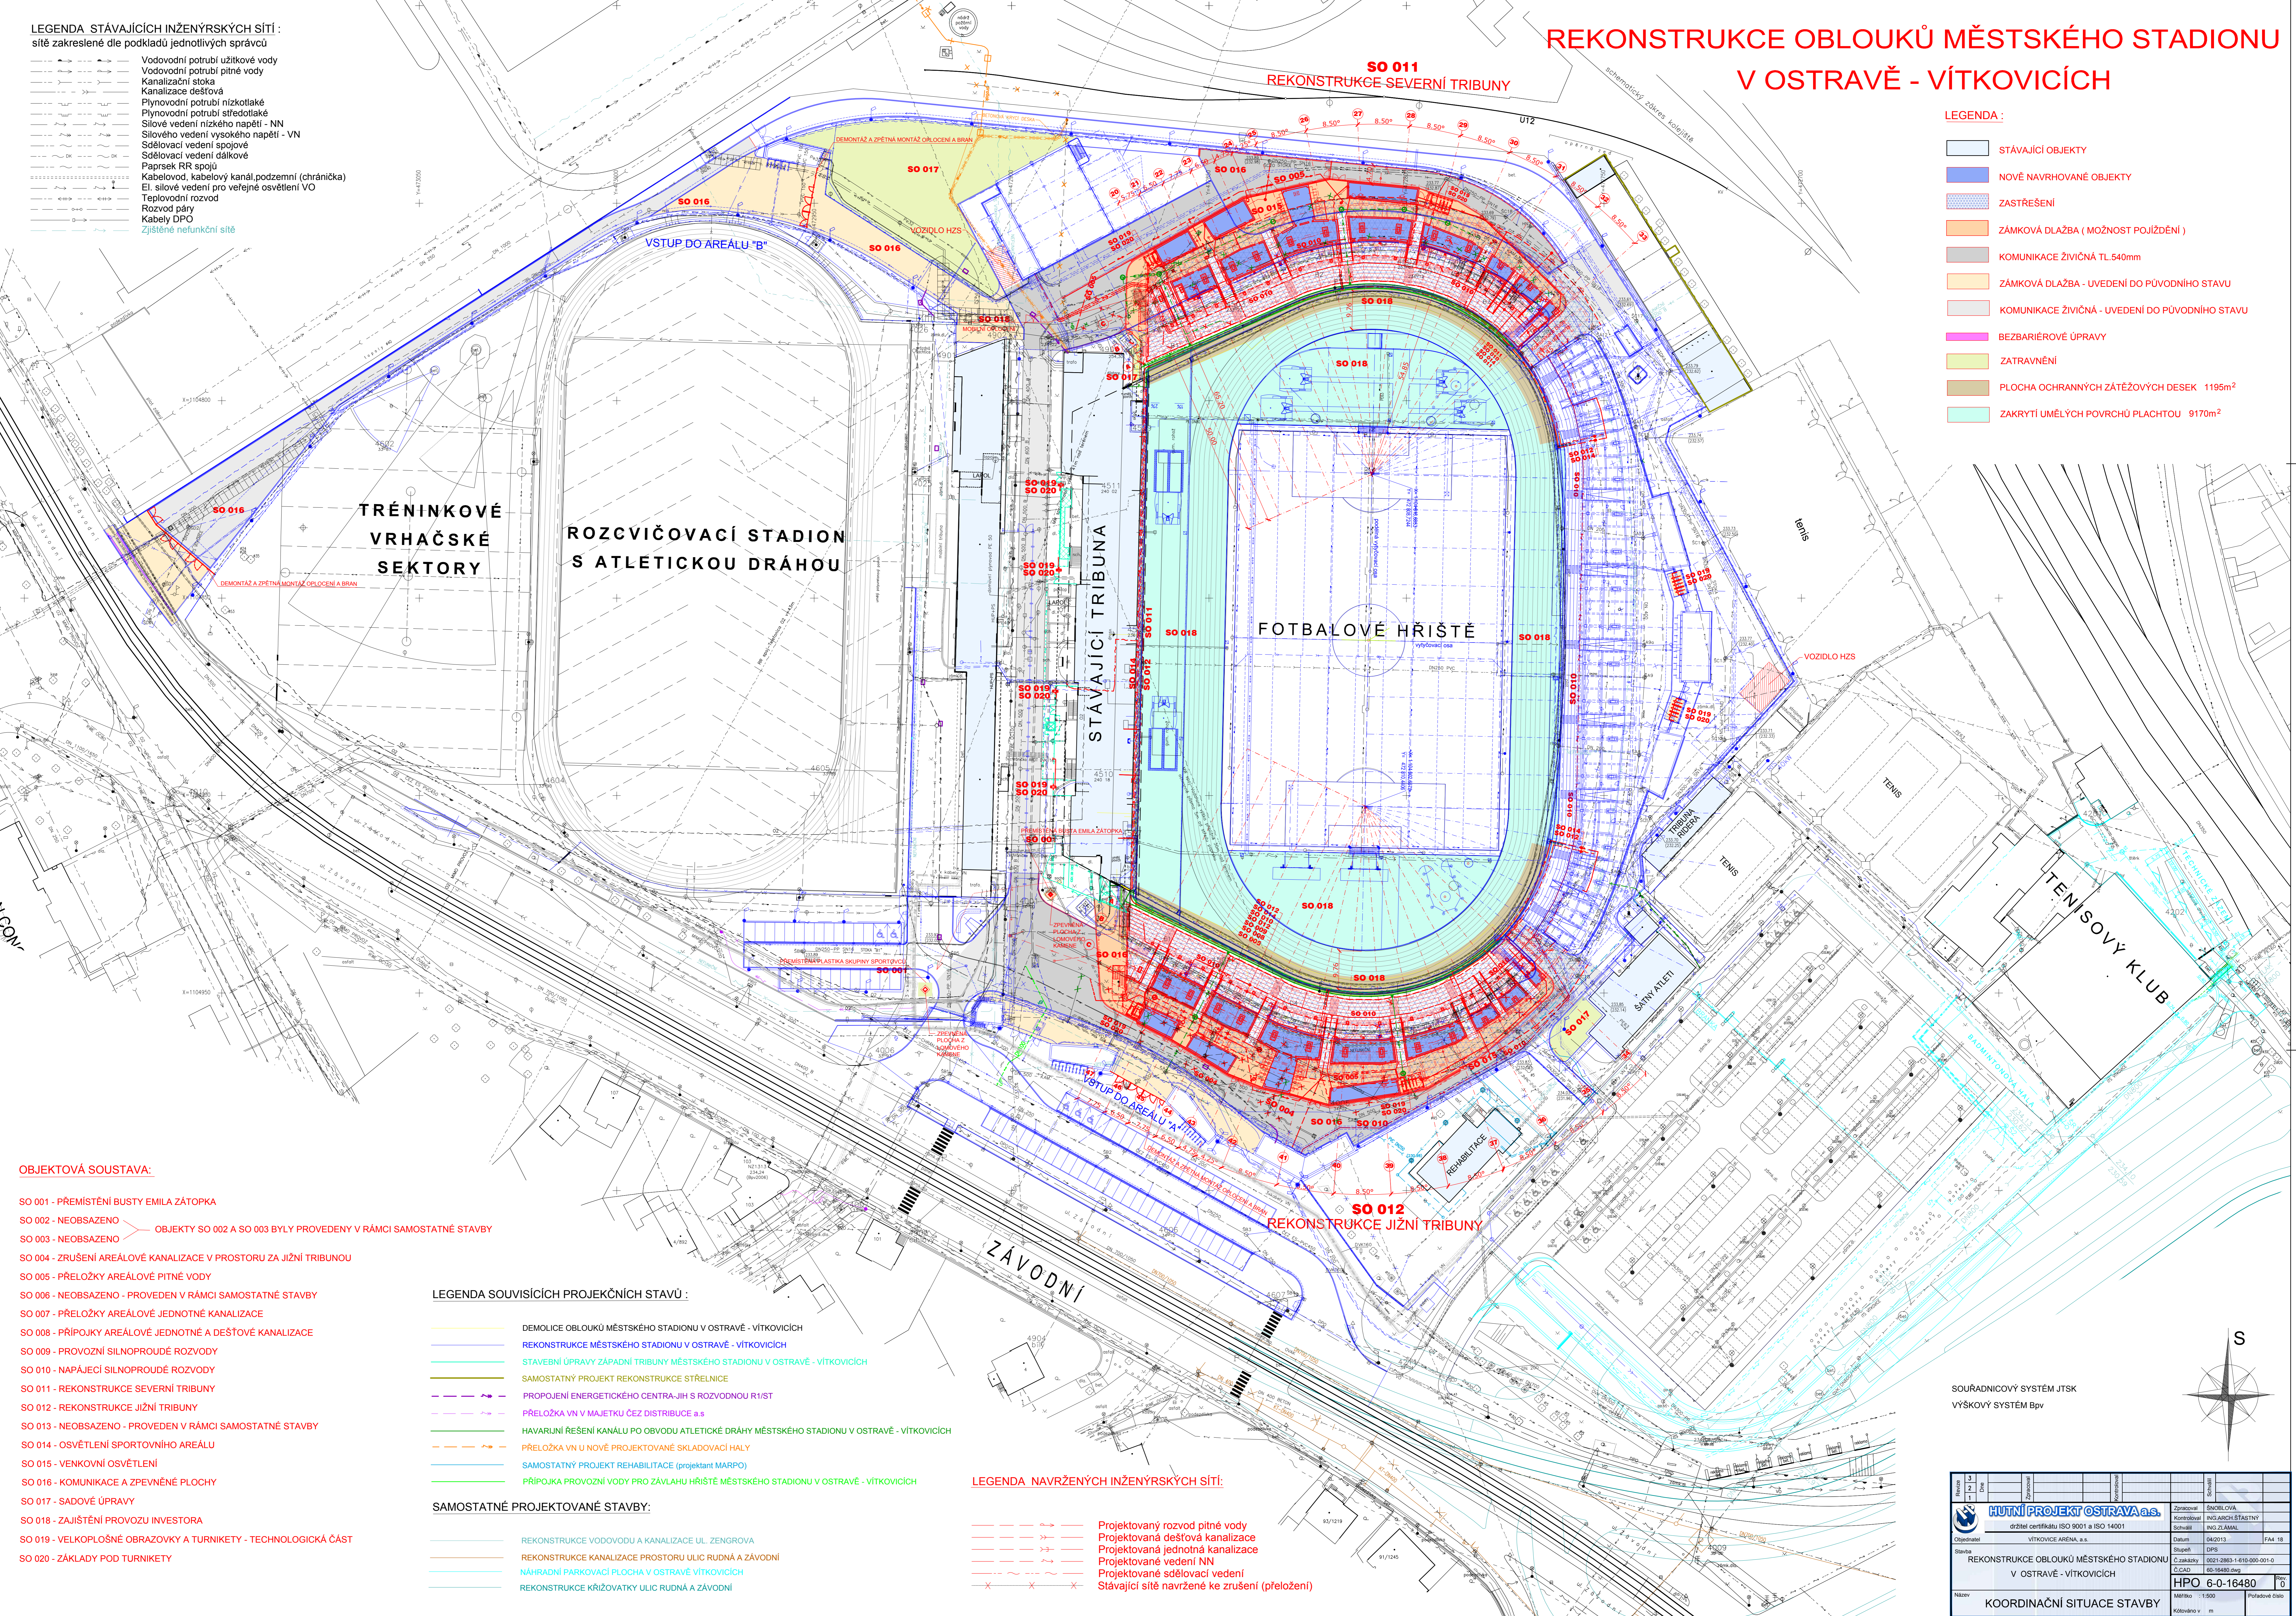

OBJEKTOVÁ SOUSTAVA:

- SO 001 - PŘEMÍSTĚNÍ BUSTY EMILA ZÁTOPKA
- SO 002 - NEBSAZENO
- SO 003 - NEBSAZENO
- SO 004 - ZRUŠENÍ AREÁLOVÉ KANALIZACE V PROSTORU ZA JIŽNÍ TRIBUNOU
- SO 005 - PŘELOŽKY AREÁLOVÉ PÍTNÉ VODY
- SO 006 - NEBSAZENO - PŘEVEDEN V RÁMCI SAMOSTATNÉ STAVBY
- SO 007 - PŘELOŽKY AREÁLOVÉ JEDNOTNÉ KANALIZACE
- SO 008 - PŘÍPOJKY AREÁLOVÉ JEDNOTNÉ A DEŠŤOVÉ KANALIZACE
- SO 009 - PROVOZNÍ SILNOPROUDÉ ROZVODY
- SO 010 - NAPÁJECÍ SILNOPROUDÉ ROZVODY
- SO 011 - REKONSTRUKCE SEVERNÍ TRIBUNY
- SO 012 - REKONSTRUKCE JIŽNÍ TRIBUNY
- SO 013 - NEBSAZENO - PŘEVEDEN V RÁMCI SAMOSTATNÉ STAVBY
- SO 014 - OSVĚTLENÍ SPORTOVNÍHO AREÁLU
- SO 015 - VENKOVNÍ OSVĚTLENÍ
- SO 016 - KOMUNIKACE A ZPEVNĚNÉ PLOCHY
- SO 017 - SADOVÉ ÚPRAVY
- SO 018 - ZAJIŠTĚNÍ PROVOZU INVESTORA
- SO 019 - VELKOPLOŠNÉ OBRAZOVKY A TURNIKETY - TECHNOLOGICKÁ ČÁST
- SO 020 - ZÁKLADY POD TURNIKETY

LEGENDA SOUVISÍCÍCH PROJEKČNÍCH STAVŮ:

- DEMOLICE OBLOUKŮ MĚSTSKÉHO STADIONU V OSTRAVĚ - VÍTKOVICÍCH
- REKONSTRUKCE MĚSTSKÉHO STADIONU V OSTRAVĚ - VÍTKOVICÍCH
- STAVEBNÍ ÚPRAVY ZÁPADNÍ TRIBUNY MĚSTSKÉHO STADIONU V OSTRAVĚ - VÍTKOVICÍCH
- SAMOSTATNÝ PROJEKT REKONSTRUKCE STŘELNICE
- PŘEPOJENÍ ENERGETICKÉHO CENTRA JIH S ROZVODNOU R1/S1
- PŘELOŽKA VN V MAJETKU ČEZ DISTRIBUCE a.s
- HAVARURNÍ ŘEŠENÍ KANÁLU PO OBVODU ATLETICKÉ DRÁHY MĚSTSKÉHO STADIONU V OSTRAVĚ - VÍTKOVICÍCH
- PŘELOŽKA VN U NOVĚ PROJEKTOVANÉ SKLADOVACÍ HALY
- SAMOSTATNÝ PROJEKT REHABILITACE (projektant MARPO)
- PŘÍPOJKA PROVOZNÍ VODY PRO ZÁVLAHU HRŠTĚ MĚSTSKÉHO STADIONU V OSTRAVĚ - VÍTKOVICÍCH


SAMOSTATNĚ PROJEKTOVANÉ STAVBY:

- REKONSTRUKCE VODOVODU A KANALIZACE UL. ZENGROVA
- REKONSTRUKCE KANALIZACE PROSTORU ULIC RUDNÁ A ZÁVODNÍ
- NÁHRADNÍ PARKOVACÍ PLOCHA V OSTRAVĚ VÍTKOVICÍCH
- REKONSTRUKCE KŘÍŽOVATKY ULIC RUDNÁ A ZÁVODNÍ

LEGENDA NAVRŽENÝCH INŽENÝRSKÝCH SÍTÍ:

- Projektovaný rozvod pitné vody
- Projektovaná dešťová kanalizace
- Projektovaná jednotná kanalizace
- Projektované vedení NN
- Projektované sdělovací vedení
- Stávající sítě navržené ke zrušení (přeložení)

SOUŘADNICOVÝ SYSTÉM JTSK
VÝŠKOVÝ SYSTÉM Bpv

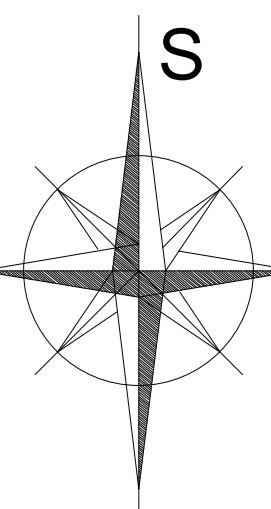

		Zpracoval: SNOBLIOVA Kontroloval: ING. ARCH. STASTNY Schválil: ING. Z. JAMAL	
Datum: 04/2013 Strana: 01/01 Č. zakázky: 0021-2883-1-610-000-011-0 Č. CAD: 65-16480.dwg		FA4 18 HPO 6-0-16480	
Název: KOORDINAČNÍ SITUACE STAVBY		Měřítko: 1:500 Příloha: 01	